


Załącznik 2 - Projekt zmian na instalacji gazowej wykonany przez Panią Wilk Beatę

Istniejący gazowy przepływowy podgrzewacz wody z otwartą komorą spalania - przeznaczony do demontażu

projektowany kocioł gazowy dwufunkcyjny kondensacyjny z zamkniętą komorą spalania - przed kotłem, na odcinku poziomym w odległości nie większej jak 1 m od króćca przyłączeniowego, zamontować zawór kulowy odcinający oraz filtr gazu.

Projektowany kocioł, po zdemontowaniu istniejącego podgrzewacza, przyłączyć do tego samego kanału spalinowego, do którego obecnie przyłączony jest gazowy przepływowy podgrzewacz wody. W kanale spalinowym zamontować wspólnie przewód powietrzno-spalinowy zgodnie z DTR producenta.

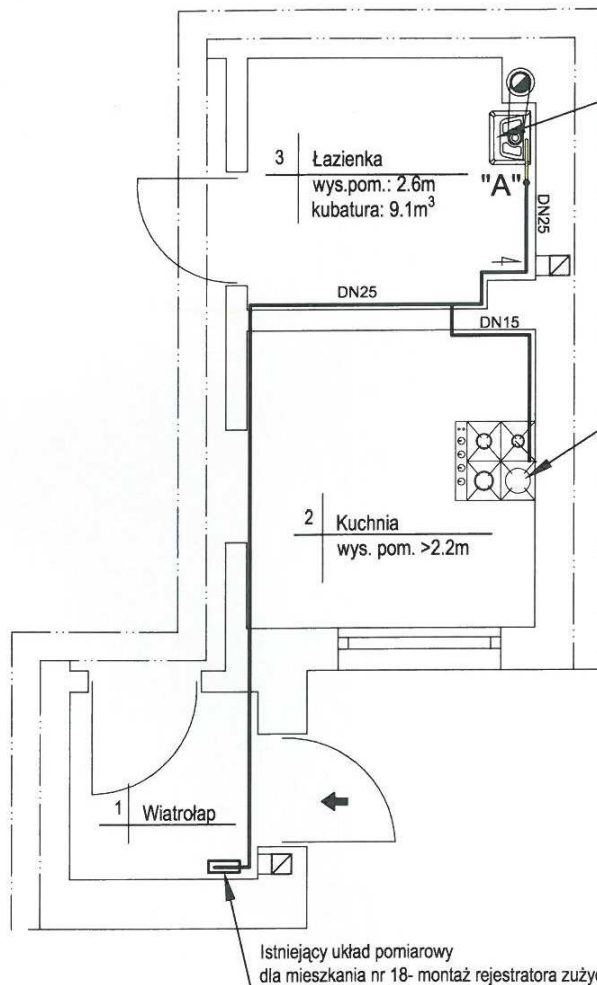

Istniejąca kuchenka gazowa

**STAROSTWO POWIATOWE
W LEŻAJSKU**

FB.6443.230.2018 Leżajsk 11.06.2018,

NIE WNIESIONO SPRZECIWU

Z up. STAROSTY

Baliga
mgr Kamila Baliga
INSPEKTOR

Istniejący układ pomiarowy dla mieszkania nr 18- montaż rejestratora zużycia gazu

LEGENDA:

- istniejąca wewnętrzna instalacja gazu - bez zmian
- istniejąca wewnętrzna instalacja gazu przeznaczona do remontu - wymiana odcinka instalacji z rur stalowych na rury miedziane

"A"

UWAGA:

1. W pomieszczeniu 3 (tj. łazienka) jak i w pomieszczeniu kuchni zapewnić wentylację wywiewną, o powierzchni wywiewu nie mniejszej jak 200cm². Otwór wentylacji wywiewnej (niezamknięty) zlokalizować pod stropem (min.0.15m) pomieszczenia. Przewód wentylacyjny wyprowadzić kanałem murowanym ponad dach budynku.
2. Stosowanie wentylacji wyciągowej, mechanicznej **jest niedopuszczalne.**
3. Odprowadzenie spalin zgodnie z projektem budowlanym.

**BIURO
PROJEKTOWE**

SYSTEMA
BEATA WILK PROJEKT

37-300 Leżajsk
ul. Nizinna 2
NIP: 6751349427
tel. 794 669 776

e-mail: biuro@systemprojekt.com.pl

| | | | |
|--|---|--|-----------------|
| Nazwa opracowania: | | Remont wewnętrznej instalacji gazu w mieszkaniu w budynku mieszkalnym wielorodzinnym | |
| Adres inwestycji: | | Miejscowość: Leżajsk Ulica: Stanisława Staszica 5 Numer mieszkania: 18 dz. nr ewid. 4209/3 województwo: podkarpackie Gmina: miasto Leżajsk powiat: leżajski jedn.ewid.: 180801_1 - Leżajsk - Miasto obręb: 180801_1.0020 - Leżajsk | |
| Nazwa rysunku: | | Wewnętrzna instalacja gazu-rzut kondygnacji | |
| Inwestor: | | Skala: 1:50 | |
| Gmina Miasto Leżajsk działająca przez Zarządcę Miejski Zakład Komunalny Sp. z o.o. w Leżajsku 37-300 Leżajsk ul. Rynek 1 | | Data opracowania: Maj 2018 | |
| Projektant | Imię i nazwisko | Podpis | Nr rysunku: |
| | Wilk Beata NR UPRAWNIENI: PDK/0234/POOS/12 | <i>Loik</i> | 1 Strona: 15 |