


Załącznik 2 - Projekt zmian na instalacji gazowej wykonany przez Panią Wilk Beatę

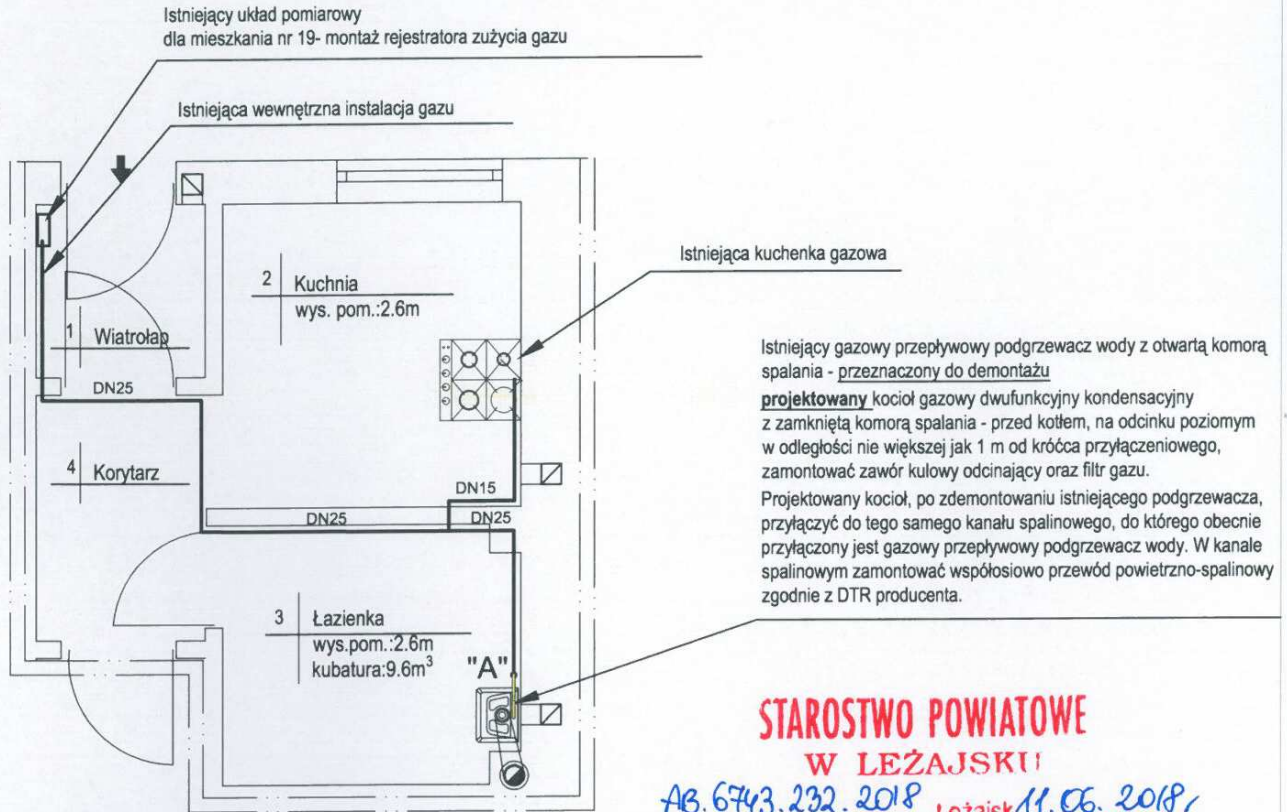

**STAROSTWO POWIATOWE
W LEŻAJSKU!**

AG. 6743.232.2018 Leżajsk 11.06.2018

NIE WNIESIONO SPRZECIWIU

Z up. STAROSTY

Kamila Baliga
mgr Kamila Baliga
INSPEKTOR

LEGENDA:

- istniejąca wewnętrzna instalacja gazu - bez zmian
- istniejąca wewnętrzna instalacja gazu przeznaczona do remontu - wymiana odcinka instalacji z rur stalowych na rury miedziane

"A"

UWAGA:

1. W pomieszczeniu 1/1 (tj. łazienka) jak i w pomieszczeniu kuchni zapewnić wentylację wywiewną, o powierzchni wywiewu nie mniejszej jak 200cm². Otwór wentylacji wywiewnej (niezamykany) zlokalizować pod stropem (min.0.15m) pomieszczenia. Przewód wentylacyjny wyprowadzić kanałem murem ponad dach budynku.
2. Stosowanie wentylacji wyciągowej, mechanicznej **jest niedopuszczalne.**
3. Odprowadzenie spalin zgodnie z projektem budowlanym.

BIURO PROJEKTOWE
SYSTEME
BEATA WILK PROJEKT
37-300 Leżajsk
ul. Nizinna 2
NIP: 6751349427
tel. 794 669 776
e-mail: biuro@systemprojekt.com.pl

Nazwa opracowania:		Remont wewnętrznej instalacji gazu w mieszkaniu w budynku mieszkalnym wielorodzinnym	
Adres inwestycji:		Miejscowość: Leżajsk Ulica: Stanisława Staszica 3 Numer mieszkania: 19 dz. nr ewid. 4209/4 województwo: podkarpackie Gmina: miasto Leżajsk powiat: leżajski jedn.ewid.: 180801_1 - Leżajsk - Miasto obręb: 180801_1.0020 - Leżajsk	
Nazwa rysunku:		Wewnętrzna instalacja gazu-rzut kondygnacji	Skala: 1:50
Inwestor: Gmina Miasto Leżajsk działająca przez Zarządcę Miejski Zakład Komunalny Sp. z o.o. w Leżajsku 37-300 Leżajsk ul. Rynek 1		Data opracowania: Maj 2018	
Projektant	Imię i nazwisko	Podpis	Nr rysunku:
	Wilk Beata NR UPRAWNIEN: PDK/0234/POOS/12	<i>Beata Wilk</i>	1 Strona: 15