


## Załącznik 2 - Projekt zmian na instalacji gazowej wykonany przez Panią Wilk Beatę

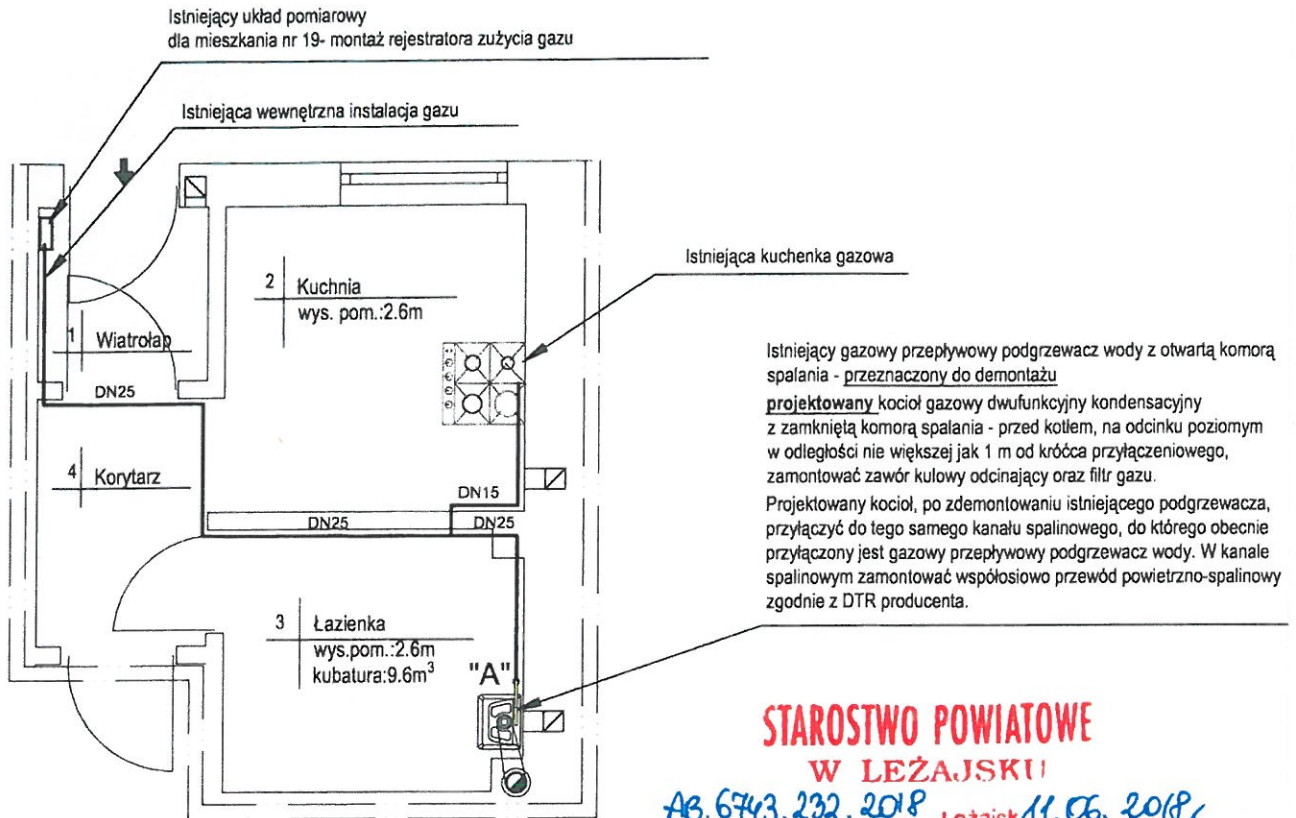

**STAROSTWO POWIATOWE  
W LEŻAJSKU**

AG. 6743.232.2018 Leżajsk 11.06.2018

**NIE WNIESIONO SPRZECIWI**

Z up. STAROSTY

*K. Baliga*  
mgr Kamila Baliga  
INSPEKTOR


### LEGENDA:

- istniejąca wewnętrzna instalacja gazu - bez zmian
- istniejąca wewnętrzna instalacja gazu przeznaczona do remontu - wymiana odcinka instalacji z rur stalowych na rury miedziane

"A"

### UWAGA:

1. W pomieszczeniu 1/1 (tj. łazienka) jak i w pomieszczeniu kuchni zapewnić wentylację wywiewną, o powierzchni wywiewu nie mniejszej jak 200cm<sup>2</sup>. Otwór wentylacji wywiewnej (niezamknięty) zlokalizować pod stropem (min. 0.15m) pomieszczenia. Przewód wentylacyjny wyprowadzić kanałem murywanym ponad dach budynku.
2. Stosowanie wentylacji wyciągowej, mechanicznej jest niedopuszczalne.
3. Odprowadzenie spalin zgodnie z projektem budowlanym.

		37-300 Leżajsk ul. Nizinna 2 NIP: 6751349427 tel. 794 669 776 e-mail: biuro@systemprojekt.com.pl
Nazwa opracowania: Remont wewnętrznej instalacji gazu w mieszkaniu w budynku mieszkalnym wielorodzinnym		
Adres inwestycji: Miejscowość: Leżajsk Ulica: Stanisława Staszica 3 Numer mieszkania: 19 dz. nr ewid. 4209/4 województwo: podkarpackie Gmina: miasto Leżajsk powiat: leżajski jedn.ewid.: 180801_1 - Leżajsk - Miasto obręb: 180801_1.0020 - Leżajsk		
Nazwa rysunku: Wewnętrzna instalacja gazu-rzut kondygnacji		Skala: 1:50
Inwestor: Gmina Miasto Leżajsk działająca przez Zarządcę Miejski Zakład Komunalny Sp. z o.o. w Leżajsku 37-300 Leżajsk ul. Rynek 1		Data opracowania: Maj 2018
Projektant	Imię i nazwisko Wilk Beata	Podpis 
	Nr rysunku: 1	
NR UPRAWNIEN: PDK/0234/POOS/12		Strona: 15